




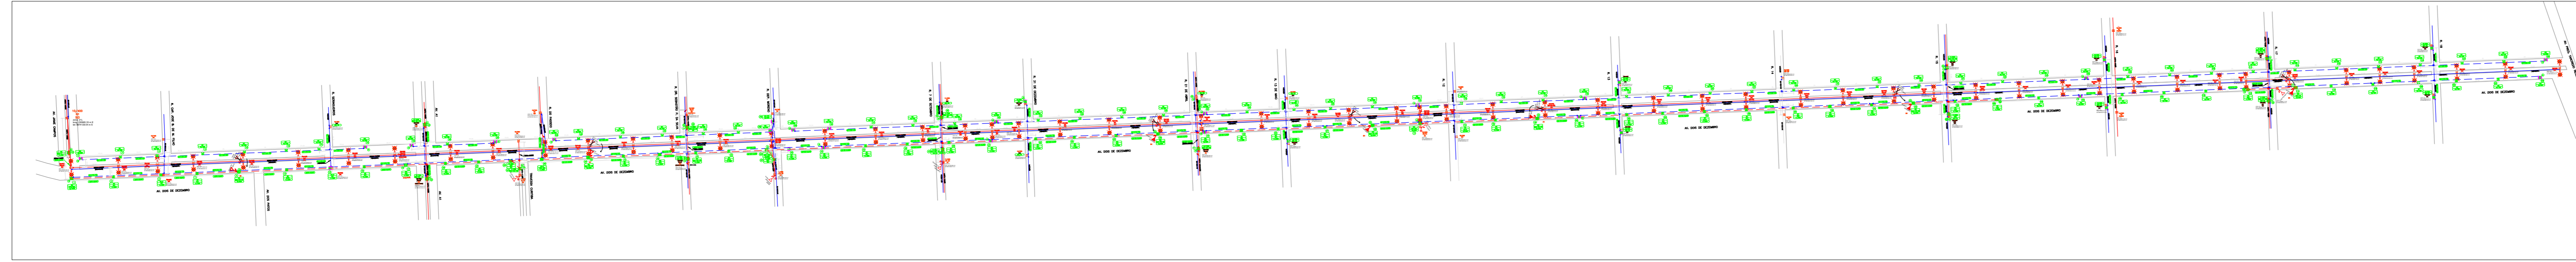

 

 
 



 


PLANTA DE SITUAÇÃO - AV. 02 DE DEZEMBRO - ARIPUANĂ - MT
 ESCALA 1:2500




LEGENDA

-  Poste existente a retirar
-  Poste Duplo T a instalar
-  Poste Circular a instalar, com base de concreto
-  Placa de concreto para estai de subsolo a instalar
-  Base de concreto para poste a instalar
-  Seccionamento de rede BT a instalar
-  Aterramento de rede BT/AT a instalar
-  Transformador existente a deslocar
-  Rede Energisa A.T. Aérea Existente;
-  Rede Energisa A.T. Aérea a retirar;
-  Rede Energisa A.T. Aérea a instalar;
-  Rede Energisa B.T. Aérea Existente;
-  Rede Energisa B.T. Aérea a retirar;
-  Rede Energisa B.T. Aérea a instalar;

NOTAS:

1. A nova iluminação a ser instalada em canteiro central está contemplada em outro projeto, que será executado paralelamente à mudança de rede aqui proposta;
2. A nova iluminação LED a ser instalada em canteiro central prevê a diminuição de carga. Não será necessário acréscimo de carga;
3. Todos os equipamentos removidos não reaproveitados, conf. indicação em projeto, serão entregues à concessionária de energia;
4. As cargas da rede elétrica não sofreram alterações, portanto não foi apresentado novo cálculo de queda de tensão e nem os quadros de carga dos transformadores;
4. O remanejamento da rede no canteiro central tem distância de 6 metros para cada lateral.

PLANTA BAIXA - AV. 02 DE DEZEMBRO - TRECHO 01 - ARIPUANĂ - MT
 ESCALA 1:750

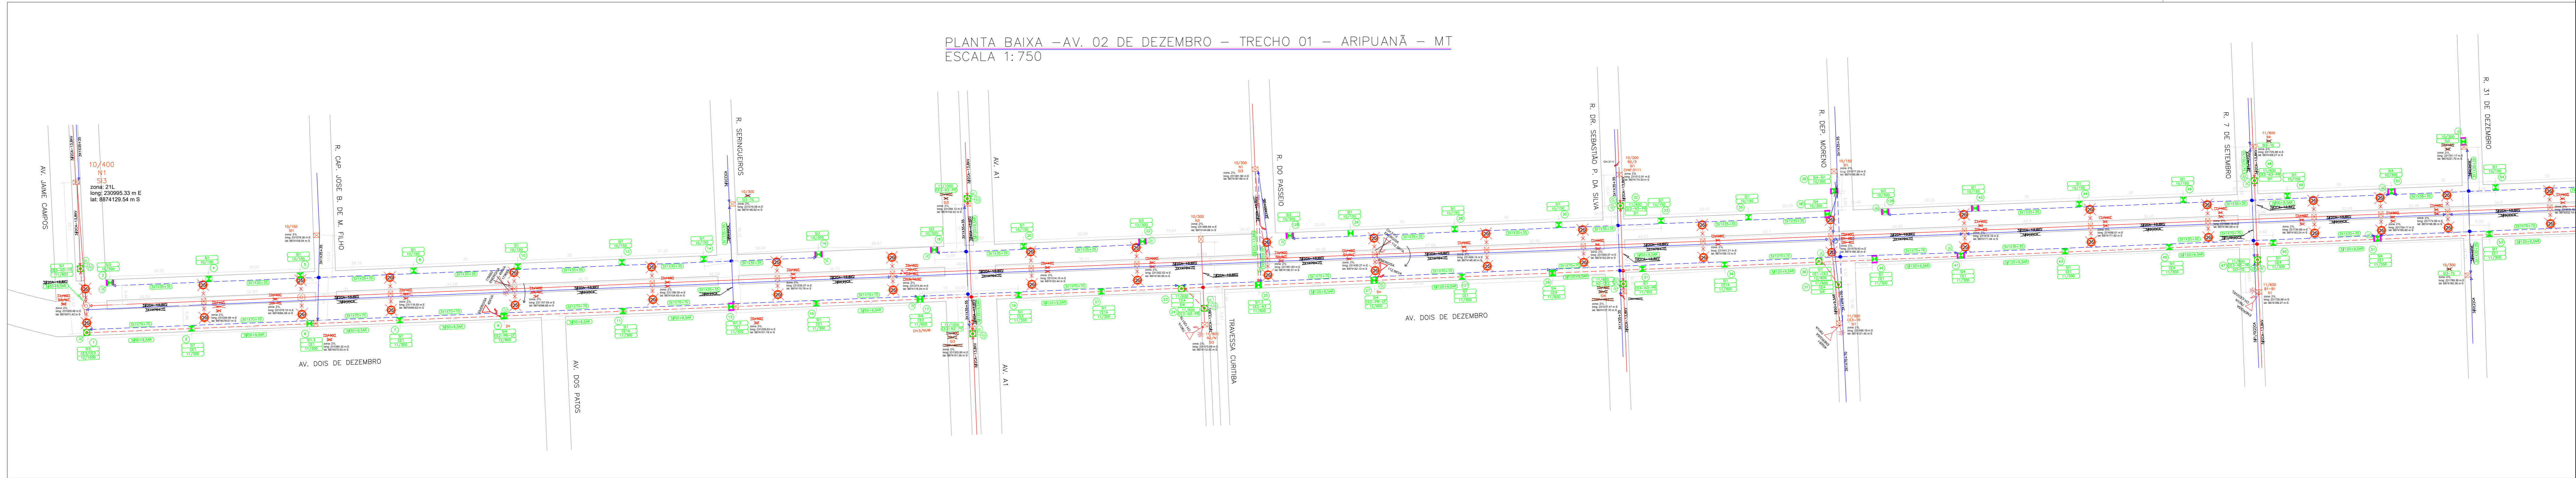

PROJETO DE URBANIZAÇÃO REQUALIFICAÇÃO DA AV. DOIS DE DEZEMBRO - ARIPUANĂ (MATO GROSSO) (MT)		
AV. DOIS DE DEZEMBRO, ENTRE AV. LUIZ VICINI DE LIMA E AV. PRESIDENTE TANCREDO NEVES - ARIPUANĂ (MATO GROSSO) (MT)		
EXTENSÃO DE REDE	13.101,09	01 / 03
Planta de Situação Detalhe / Legenda / Notas Gerais		
ESCALA GRÁFICA	ESCALA NOMINAL	DATA
_____	INDICADA	fevereiro 2023
PROPRIETÁRIO MUNICÍPIO DE ARIPUANĂ - MT CNPJ: 03.507.498/0001-71		REVISÃO 03
RESPONSÁVEL TÉCNICO 5R ENGENHARIA ELÉTRICA EIRELI CNPJ: 36.XXX.XXX/0001-02 ENG. ELET. ROBERTO CARLOS DOS SANTOS JUNIOR CPF: 010.628.212-20		DATA 11/02/2023
DATA RESPONSÁVEL TÉCNICO		DATA 02/02/2023
SERVIÇO PARA APROVAÇÃO		DATA 02/02/2023