



 



 
 
 
 





NOTAS:

1. A nova iluminação a ser instalada em canteiro central está contemplada em outro projeto, que será executado paralelamente à mudança de rede aqui proposta;
2. A nova iluminação LED a ser instalada em canteiro central prevê a diminuição de carga. Não será necessário acréscimo de carga;
3. Todos os equipamentos removidos não reaproveitados, conf. indicação em projeto, serão entregues à concessionária de energia;
4. As cargas da rede elétrica não sofreram alterações, portanto não foi apresentado novo cálculo de queda de tensão e nem os quadros de carga dos transformadores;
4. O remanejamento da rede no canteiro central tem distância de 6 metros para cada lateral.

LEGENDA

-  Poste existente a retirar
-  Poste Duplo T a instalar
-  Poste Circular a instalar, com base de concreto
-  Placa de concreto para estai de subsolo a instalar
-  Base de concreto para poste a instalar
-  Seccionamento de rede BT a instalar
-  Aterramento de rede BT/AT a instalar
-  Transformador existente a deslocar
-  Rede Energisa A.T. Aérea Existente;
-  Rede Energisa A.T. Aérea a retirar;
-  Rede Energisa A.T. Aérea a instalar;
-  Rede Energisa B.T. Aérea Existente;
-  Rede Energisa B.T. Aérea a retirar;
-  Rede Energisa B.T. Aérea a instalar;

PLANTA BAIXA – AV. 02 DE DEZEMBRO – TRECHO 03 – ARIPUANÁ – MT
 ESCALA 1: 750

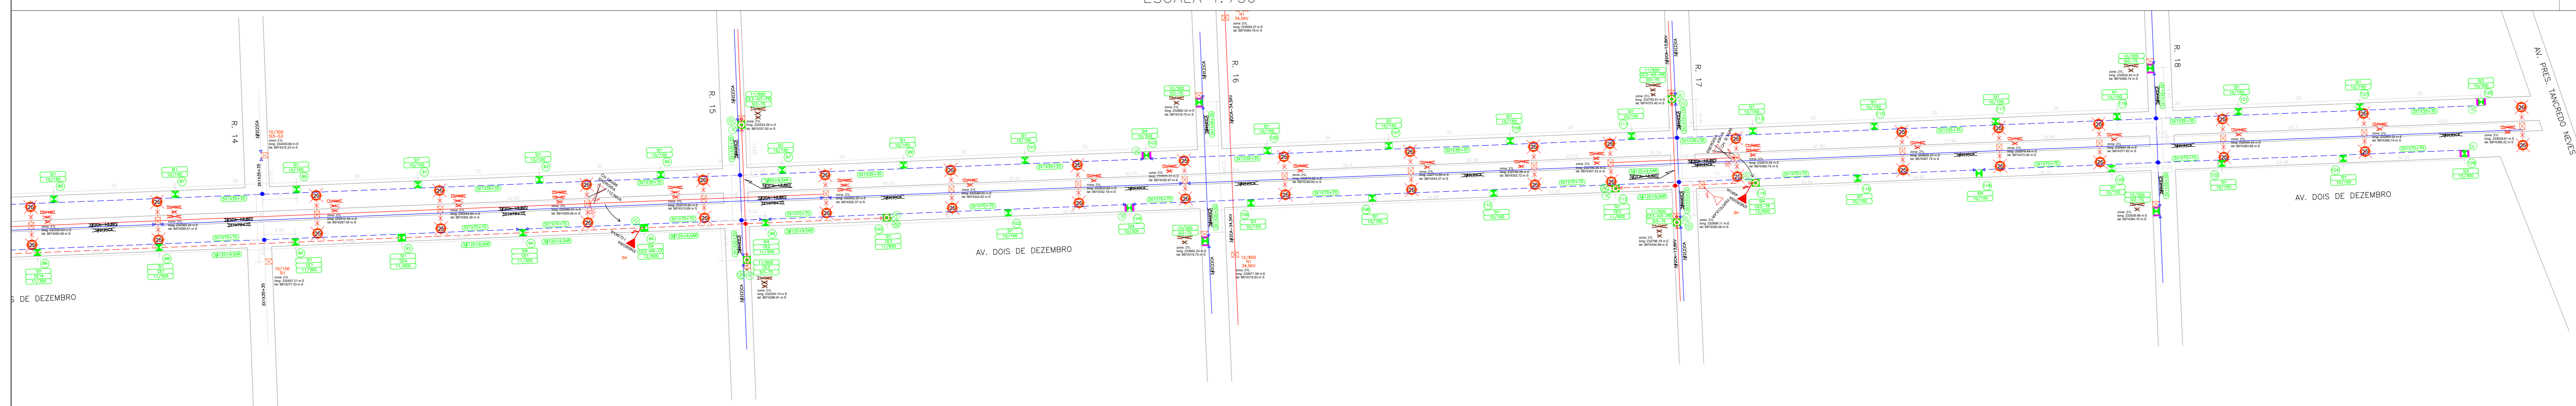

PROJETO DE URBANIZAÇÃO REQUALIFICAÇÃO DA AV. DOIS DE DEZEMBRO - ARIPUANÁ MATO GROSSO (MT)		
ENDEREÇO DO PROJETO: AV. DOIS DE DEZEMBRO, ENTRE AV. LUIZ VICINI DE LIMA E AV. PRESIDENTE TANCREDO NEVES - ARIPUANÁ MATO GROSSO (MT)		
NATUREZA	ÁREA DE INTERVENÇÃO APROXIMADA (m²)	PROJETO
EXTENSÃO DE REDE	13.101,09	03 / 03
ASSUNTO		
Planta de Situação Detalhe / Legenda / Notas Gerais		
ESCALA GRÁFICA	ESCALA NOMINAL	DATA
	INDICADA	fevereiro 2023
AUTORIZAÇÃO		
PROPRIETÁRIO	MUNICÍPIO DE ARIPUANÁ - MT	REVISÃO
	CNPJ: 03.507.488/0001-71	03
APROVAÇÃO PROJETO RESPONSÁVEL TÉCNICO		
5R ENGENHARIA ELÉTRICA EIRELI CNPJ: 36.XXX.XXX/0001-02	1144	10102023
ENG. ELET. ROBERTO CARLOS DOS SANTOS JÚNIOR CPF: 010.626.212-20	411	12022023
DATA: 10/02/2023	1144	00000000
	411	00000000
ESPAÇO PARA APROVAÇÃO		